


Rua Margarido Pires

Passeio Público

Planta Baixa - Combate a incêndio  
Esc. 1:75

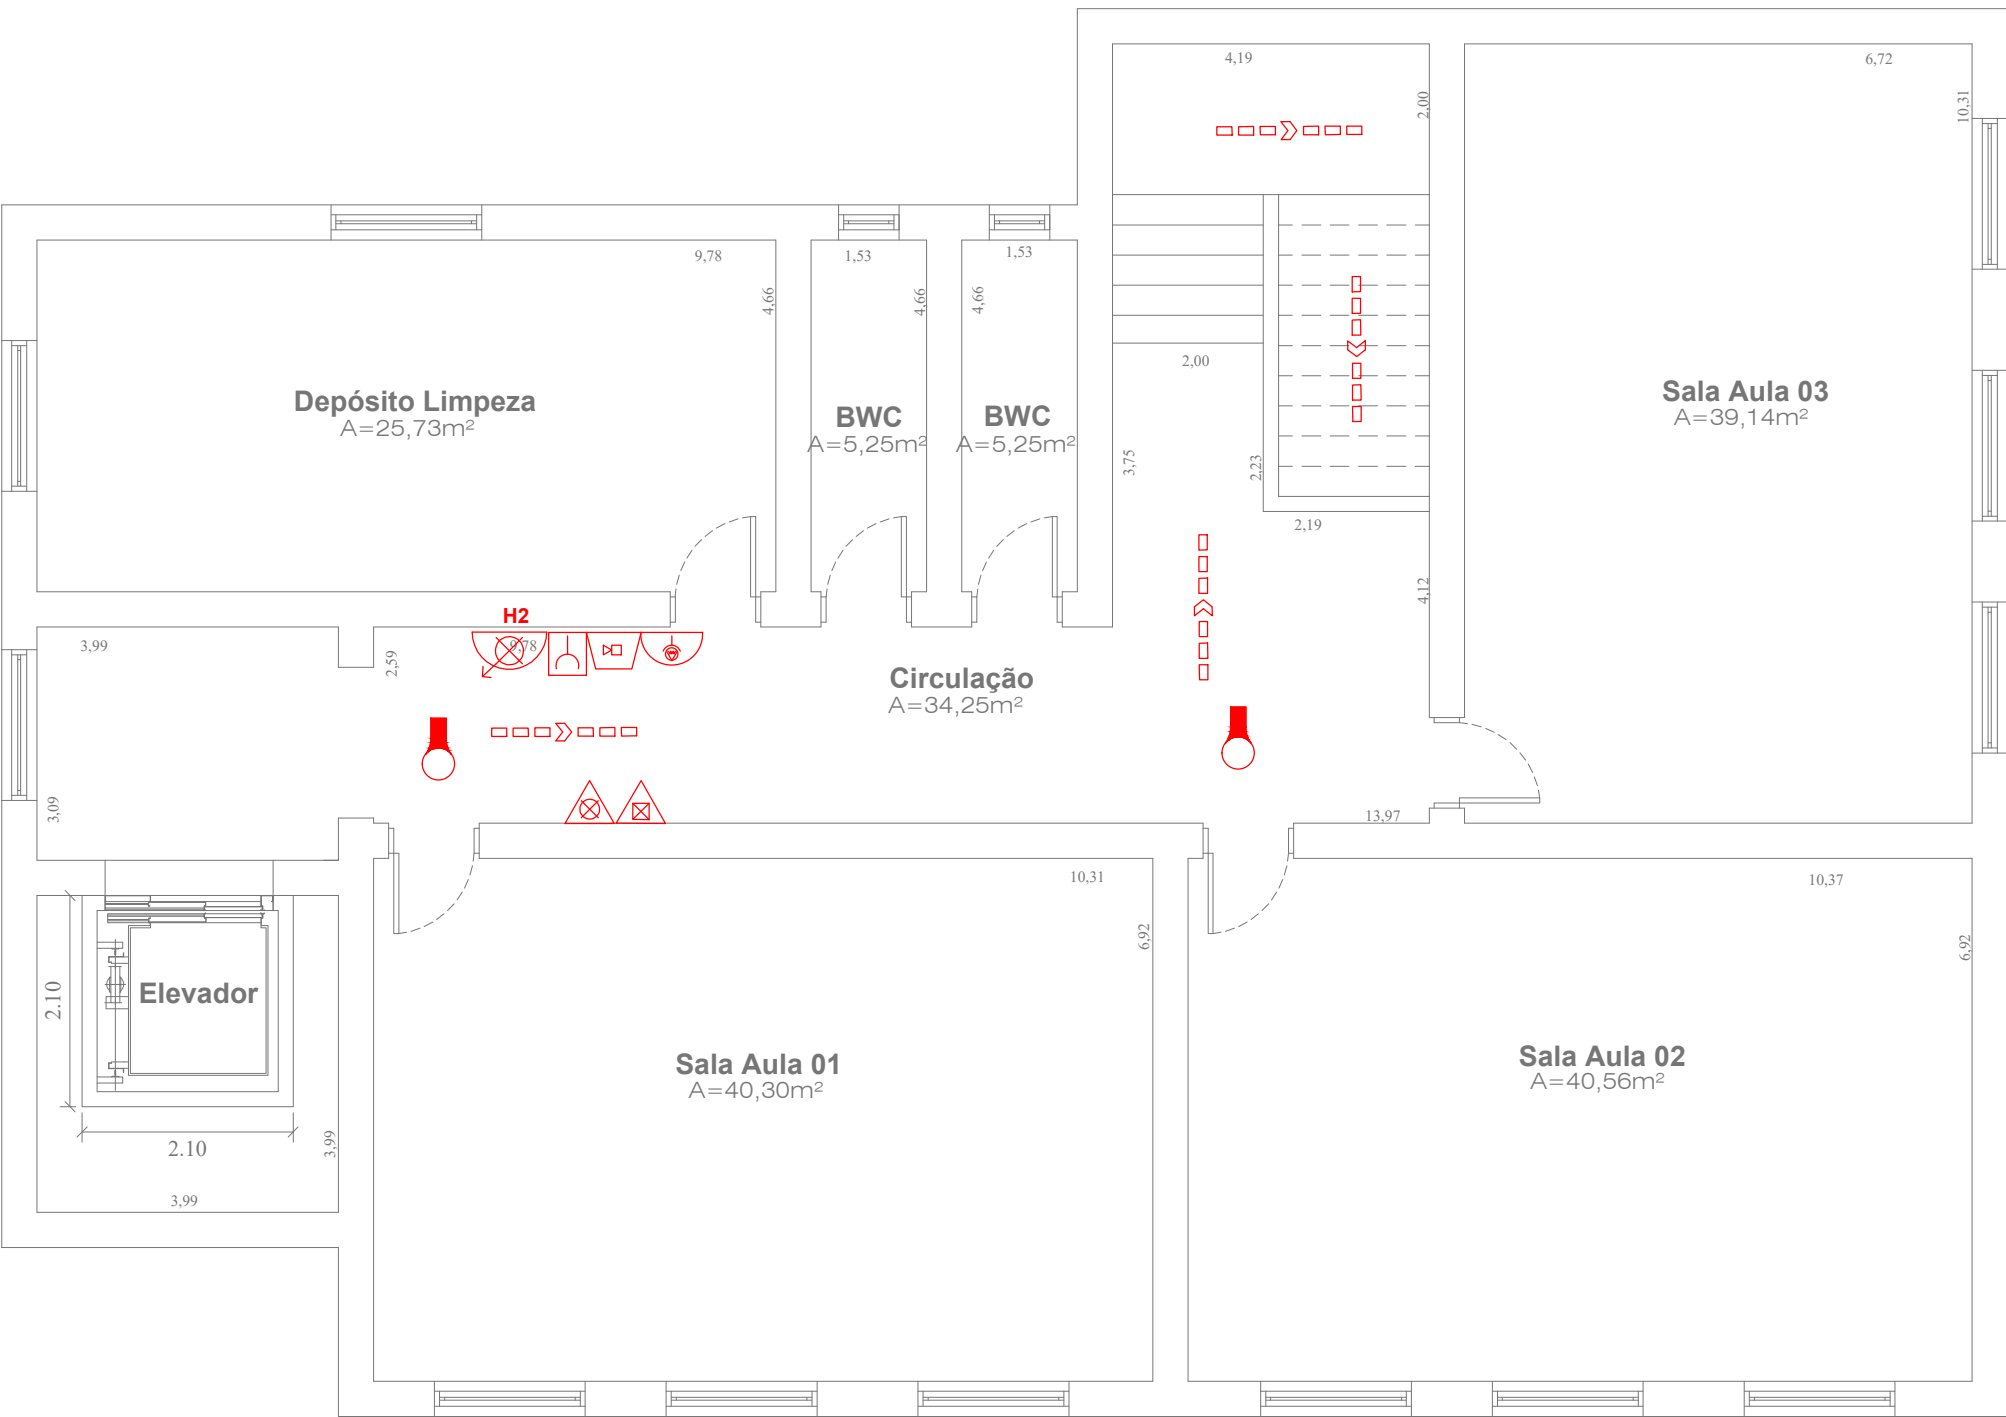

PLANTA BAIXA - PAV.SUPERIOR  
ESCALA 1:75  
MEDIDAS EM METROS

LEGENDA

- TUBULAÇÃO DE FERRO FUNDIDO 2.1/2" ENTERRADA
- TUBULAÇÃO DE FERRO FUNDIDO 2.1/2"

COMBATE A INCÊNDIO  
PLANTA BAIXA

FOLHA: 01/03

ASSUNTO:PROJETO PARA REFORMA E AMPLIAÇÃO DE ESCOLA  
PROPRIETÁRIO: Prefeitura Municipal de Piratininga  
LOCAL: EMEF Profª Neuza Franzolin Soares  
ENDEREÇO: Rua Margarido Pires, nº 30 - Centro - Piratininga/SP

LOCALIZAÇÃO

DECLARO QUE A APROVAÇÃO DO PROJETO NÃO IMPLICA RECONHECIMENTO POR PARTE DA PREFEITURA DO DIREITO DE PROPRIEDADE E SITUAÇÃO DO TERRENO

PREFEITURA MUNICIPAL DE PIRATININGA  
CNPJ Nº 46.137.451/0001-76

QUADRO DE ÁREAS (M²):	
DO TERRENO:	2.124,11 m²
DA CONSTRUÇÃO:	
EXISTENTE:	505,62 m²
AMPLIAÇÃO:	919,24 m²
QUADRA COBERTA:	442,62 m²
TOTAL:	1.867,48 m²

RESPONSÁVEL TÉCNICO  
OTAVIO CABRAL DA SILVA  
CREA/SP: 5069966987



PREFEITURA MUNICIPAL DE PIRATININGA  
PRAÇA DR. MÁRIO RIBEIRO DA SILVA Nº 14  
FONES /FAX (14) 32659530  
CEP 17490-000-CNPJ 46.137.451/0001-76

ART: DES: DATA:  
Engº Otavio Cabral da Silva MAIO/2022