





ELEVÇÃO PRINCIPAL - E1

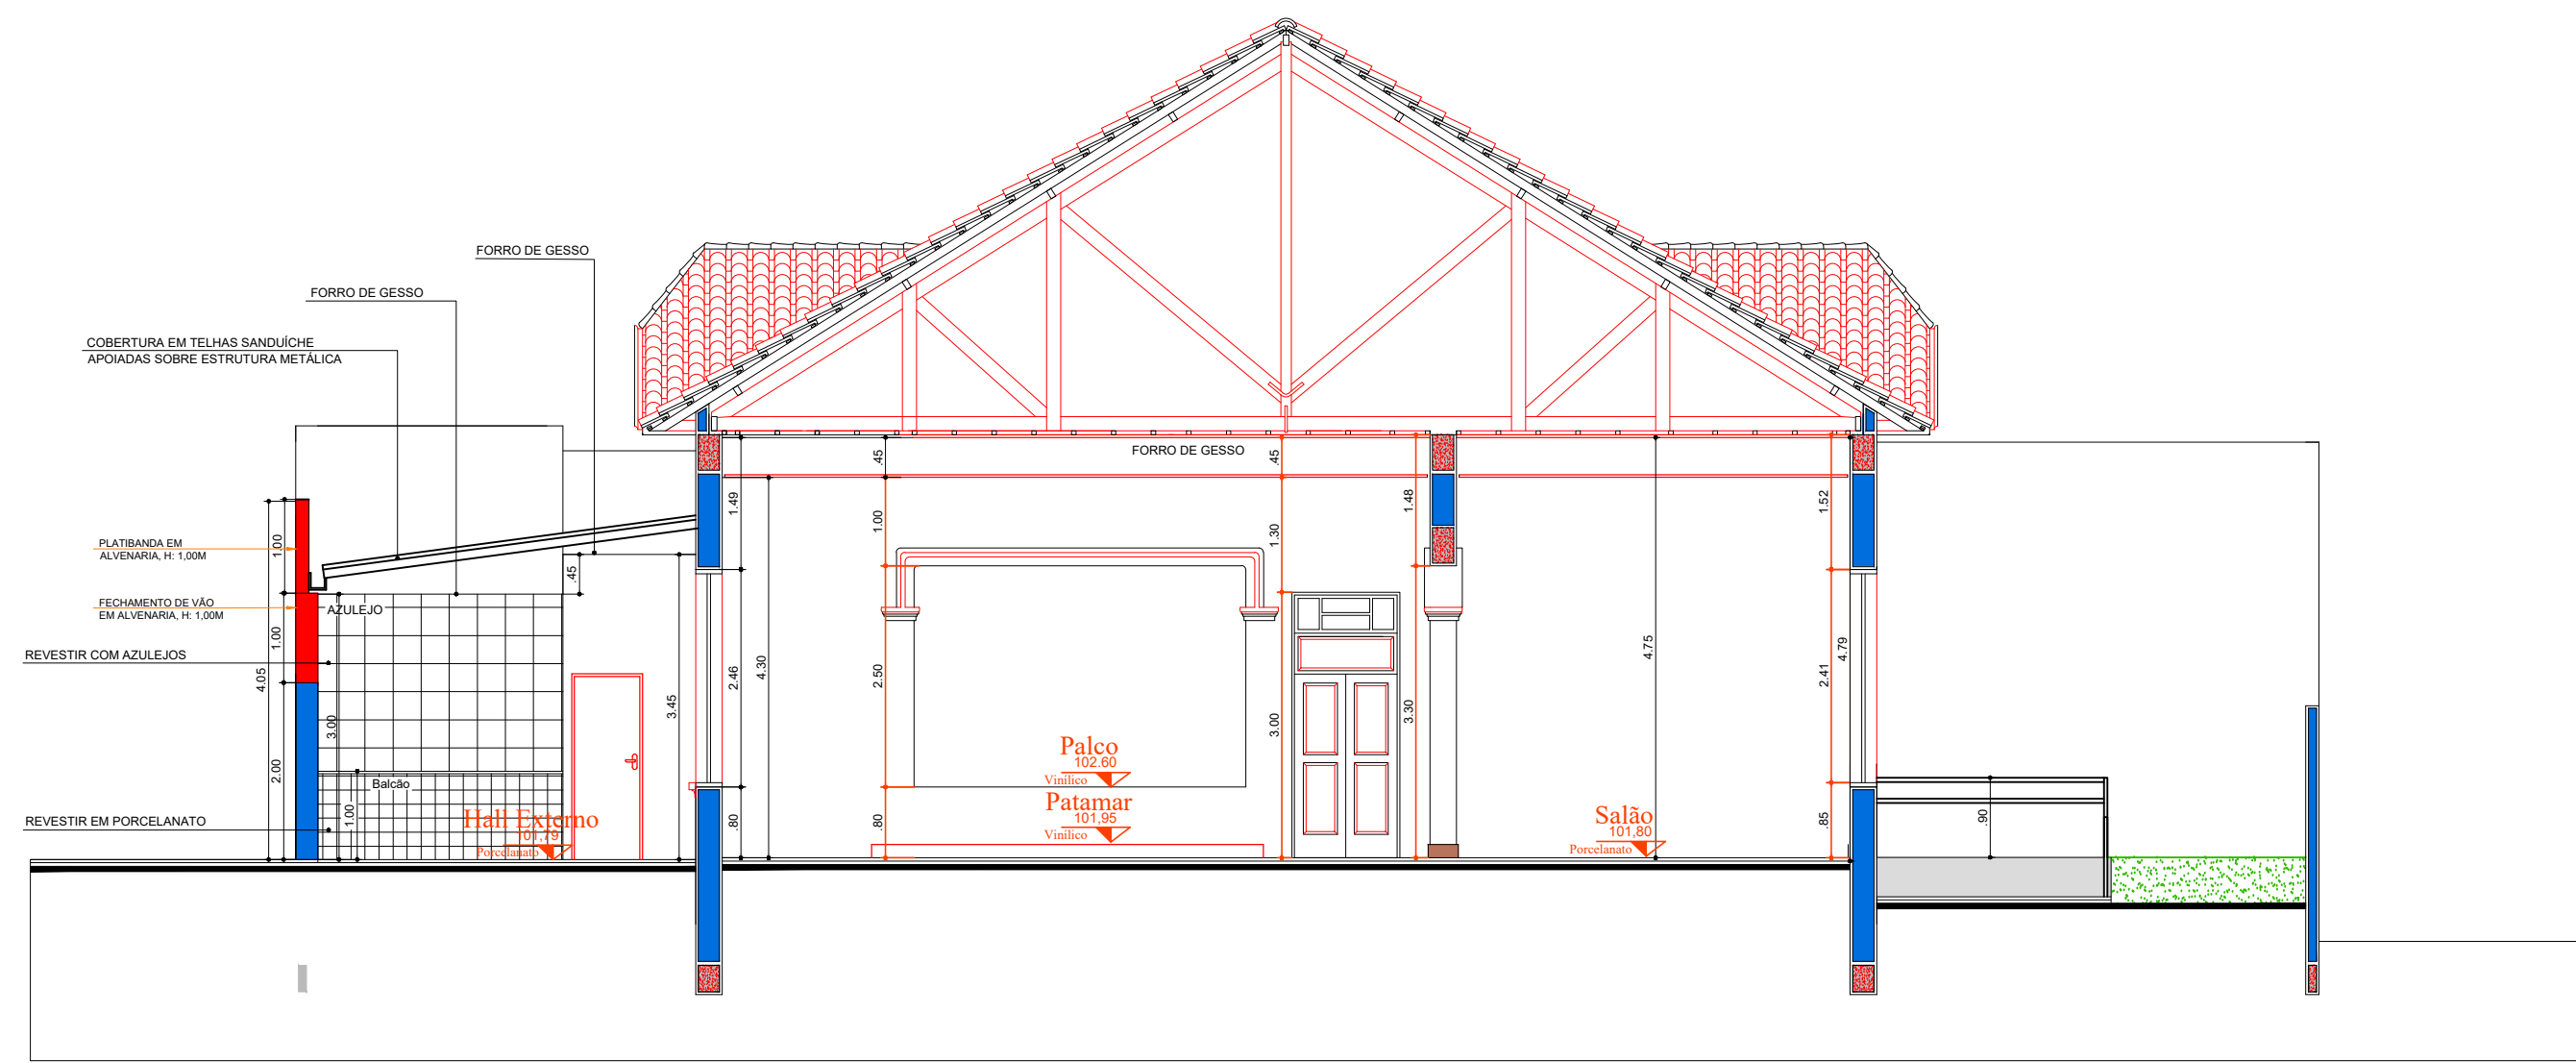

CORTE TRANSVERSAL AA

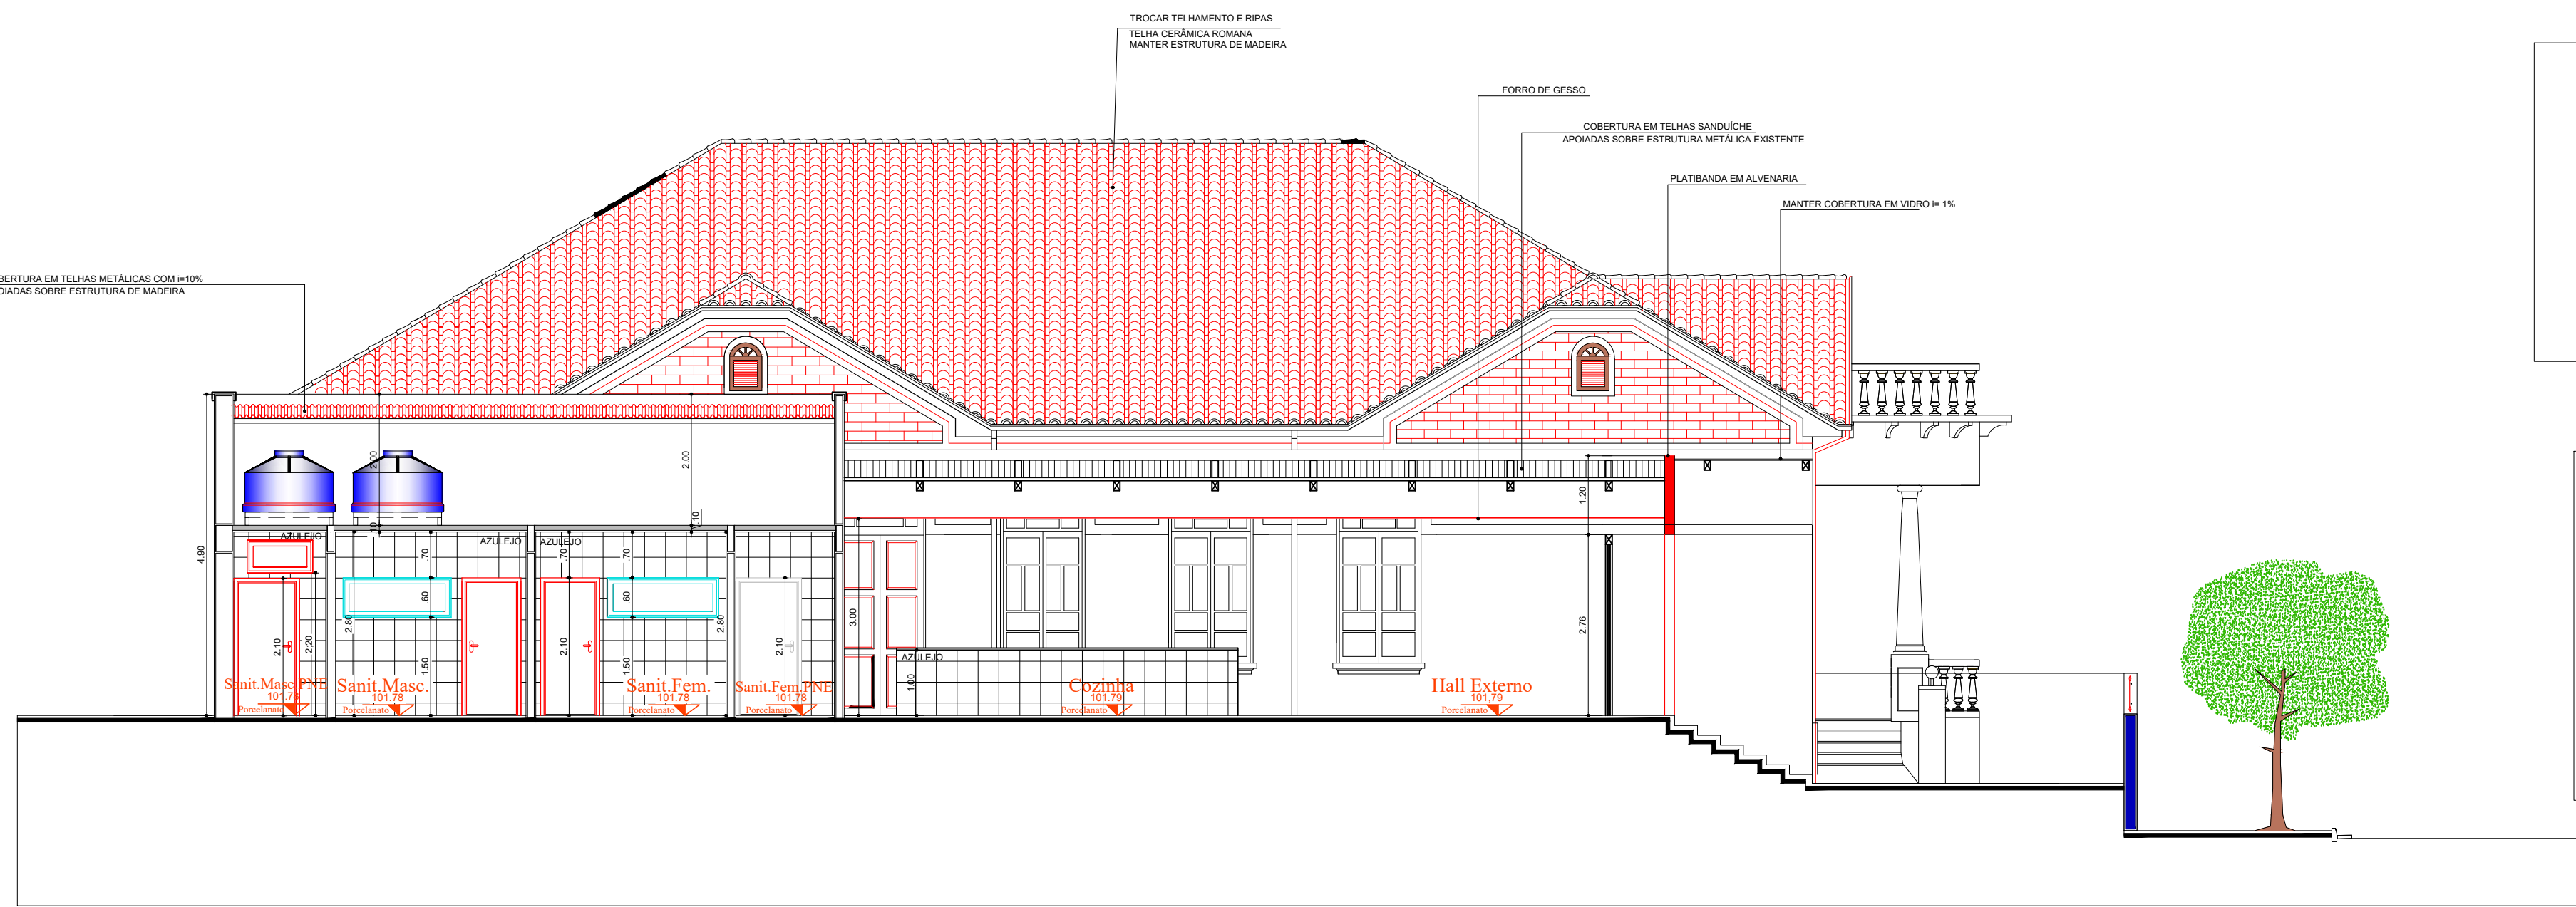

CORTE LONGITUDINAL BB

QUADRO DE CAIXILHO			
CÓD.	LARG.	ALT.	ESPECIFICAÇÃO
PM1	0.80	2.10	PORTA ABRR. MADEIRA, UMA FOLHA
P1	0.80	2.10	PORTA ABRR. ALUMINIO, UMA FOLHA
P2	0.90	2.10	PORTA ABRR. ALUMINIO, UMA FOLHA
P3	1.00	2.10	PORTA ABRR. MADEIRA, DUAS FOLHAS
P4	1.25	3.00	PORTA ABRR. MADEIRA, DUAS FOLHAS
P5	0.90	2.10	PORTA DE CORRER. ALUMINIO
P6	1.35	3.25	PORTA ABRR. MADEIRA, DUAS FOLHAS
P7	1.00	3.00	PORTA ABRR. MADEIRA, DUAS FOLHAS
P8	1.75	3.68	PORTA ABRR. MADEIRA, DUAS FOLHAS
P9	1.07	3.25	PORTA ABRR. MADEIRA, DUAS FOLHAS
P10	0.80	2.10	PORTA ABRR. ALUMINIO, UMA FOLHA
P11	0.90	2.10	PORTA ABRR. MADEIRA, UMA FOLHA
P12	4.10	3.45	PORTA PIVOTANTE, DUAS FOLHAS
P13	1.30	2.30	PORTA DE ABRR. FERRO, DUAS FOLHAS
P14	0.60	1.80	PORTA ABRR. ALUMINIO, UMA FOLHA
P15	2.00	2.20	PORTA ABRR. DE FERRO, 2 FOLHAS, ANTIPANCO
P16	0.80	2.10	PORTA ABRR. MADEIRA, UMA FOLHA


JANELAS			
CÓD.	LARG.	ALT.	ESPECIFICAÇÃO
JM1	1.20	2.40	JANELA DE MADEIRA
J2	1.30	2.40	JANELA DE FERRO E VIDRO
J3	0.70	0.70	JANELA DE VIDRO
J4	1.70	0.60	JANELA DE VIDRO
J5	1.00	0.90	JANELA DE VIDRO

TABELA DE ACABAMENTO - RETIRADA/DEMOLIÇÃO


PISO	1	DEMOLIÇÃO DE PISO CERÂMICO E RODAPÉS
	2	DEMOLIÇÃO DE PISO CIMENTADO
PAREDES	1	DEMOLIÇÃO DE REBOCO H=1,00M E REMOÇÃO DE PINTURA
	2	DEMOLIÇÃO DE AZULEJO
TETO	1	DEMOLIÇÃO DE FORRO DE ESTUQUE/FIBRA MINERAL

TABELA DE ACABAMENTO-EXECUÇÃO


PISO	1	PISO PORCELANATO ACETINADO
	2	PISO VINÍLICO
	3	PISO CIMENTADO DESEMPENADO E ALISADO
	4	PISO CIMENTADO QUEIMADO
PAREDES	1	PINTURA ESMALTE A BASE DE ÁGUA, ACETINADO, ATÉ H=1,50M E DEMAIS PINTURA LÁTEX PVA, COR A DEFINIR
	2	PINTURA COM TEXTURA (CREPE)
	3	AZULEJO BRANCO FOSCO, 20X20 SOBRE CHAPISCO, EMBOÇO
TETO	1	PINTURA COM TINTA ACRILICA - COR BRANCO SOBRE LAJE
	2	FORRO EM GESSO, INCLUSIVE PINTURA
	3	

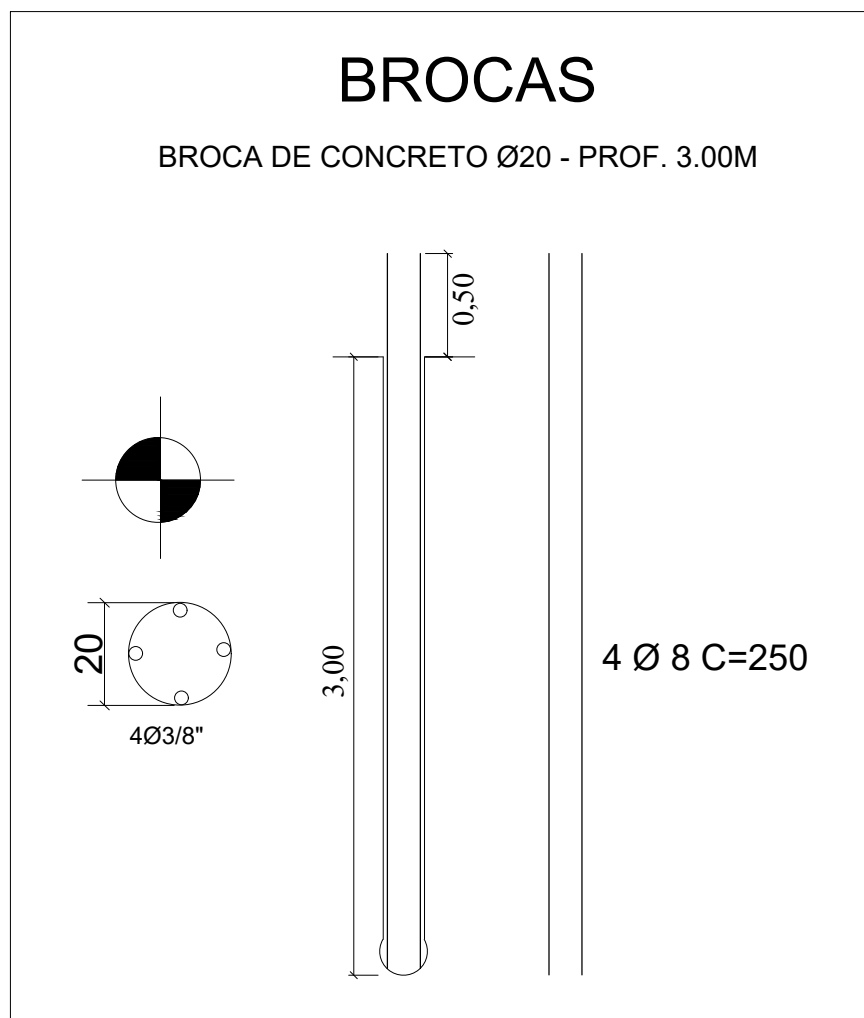


PILARES

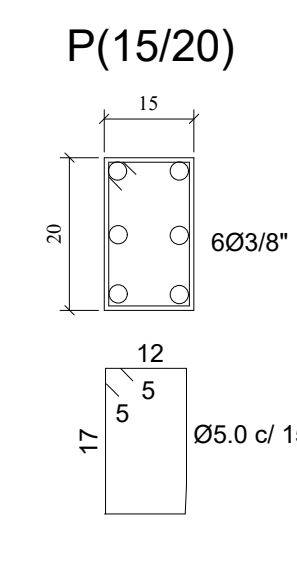


VIGAS

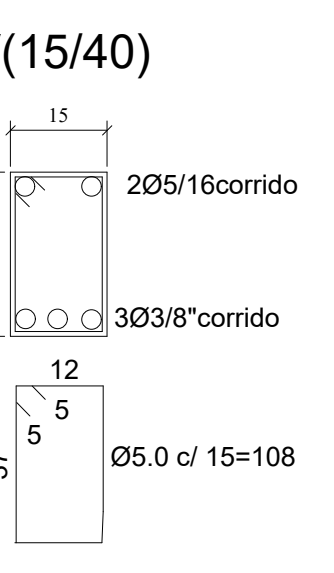

RESUMO DE AÇO				
AÇO	DIÂM. (mm)	C.TOTAL (m)	PESO(kg) Unitário(kg/m)	Total(kg)
CA50	8	8,80	0,395	3,48
CA50	10	61,20	0,617	37,76
CA60	5	86,80	0,154	13,37
PESO TOTAL (kg)				
CA50		41,24		
CA60		13,37		

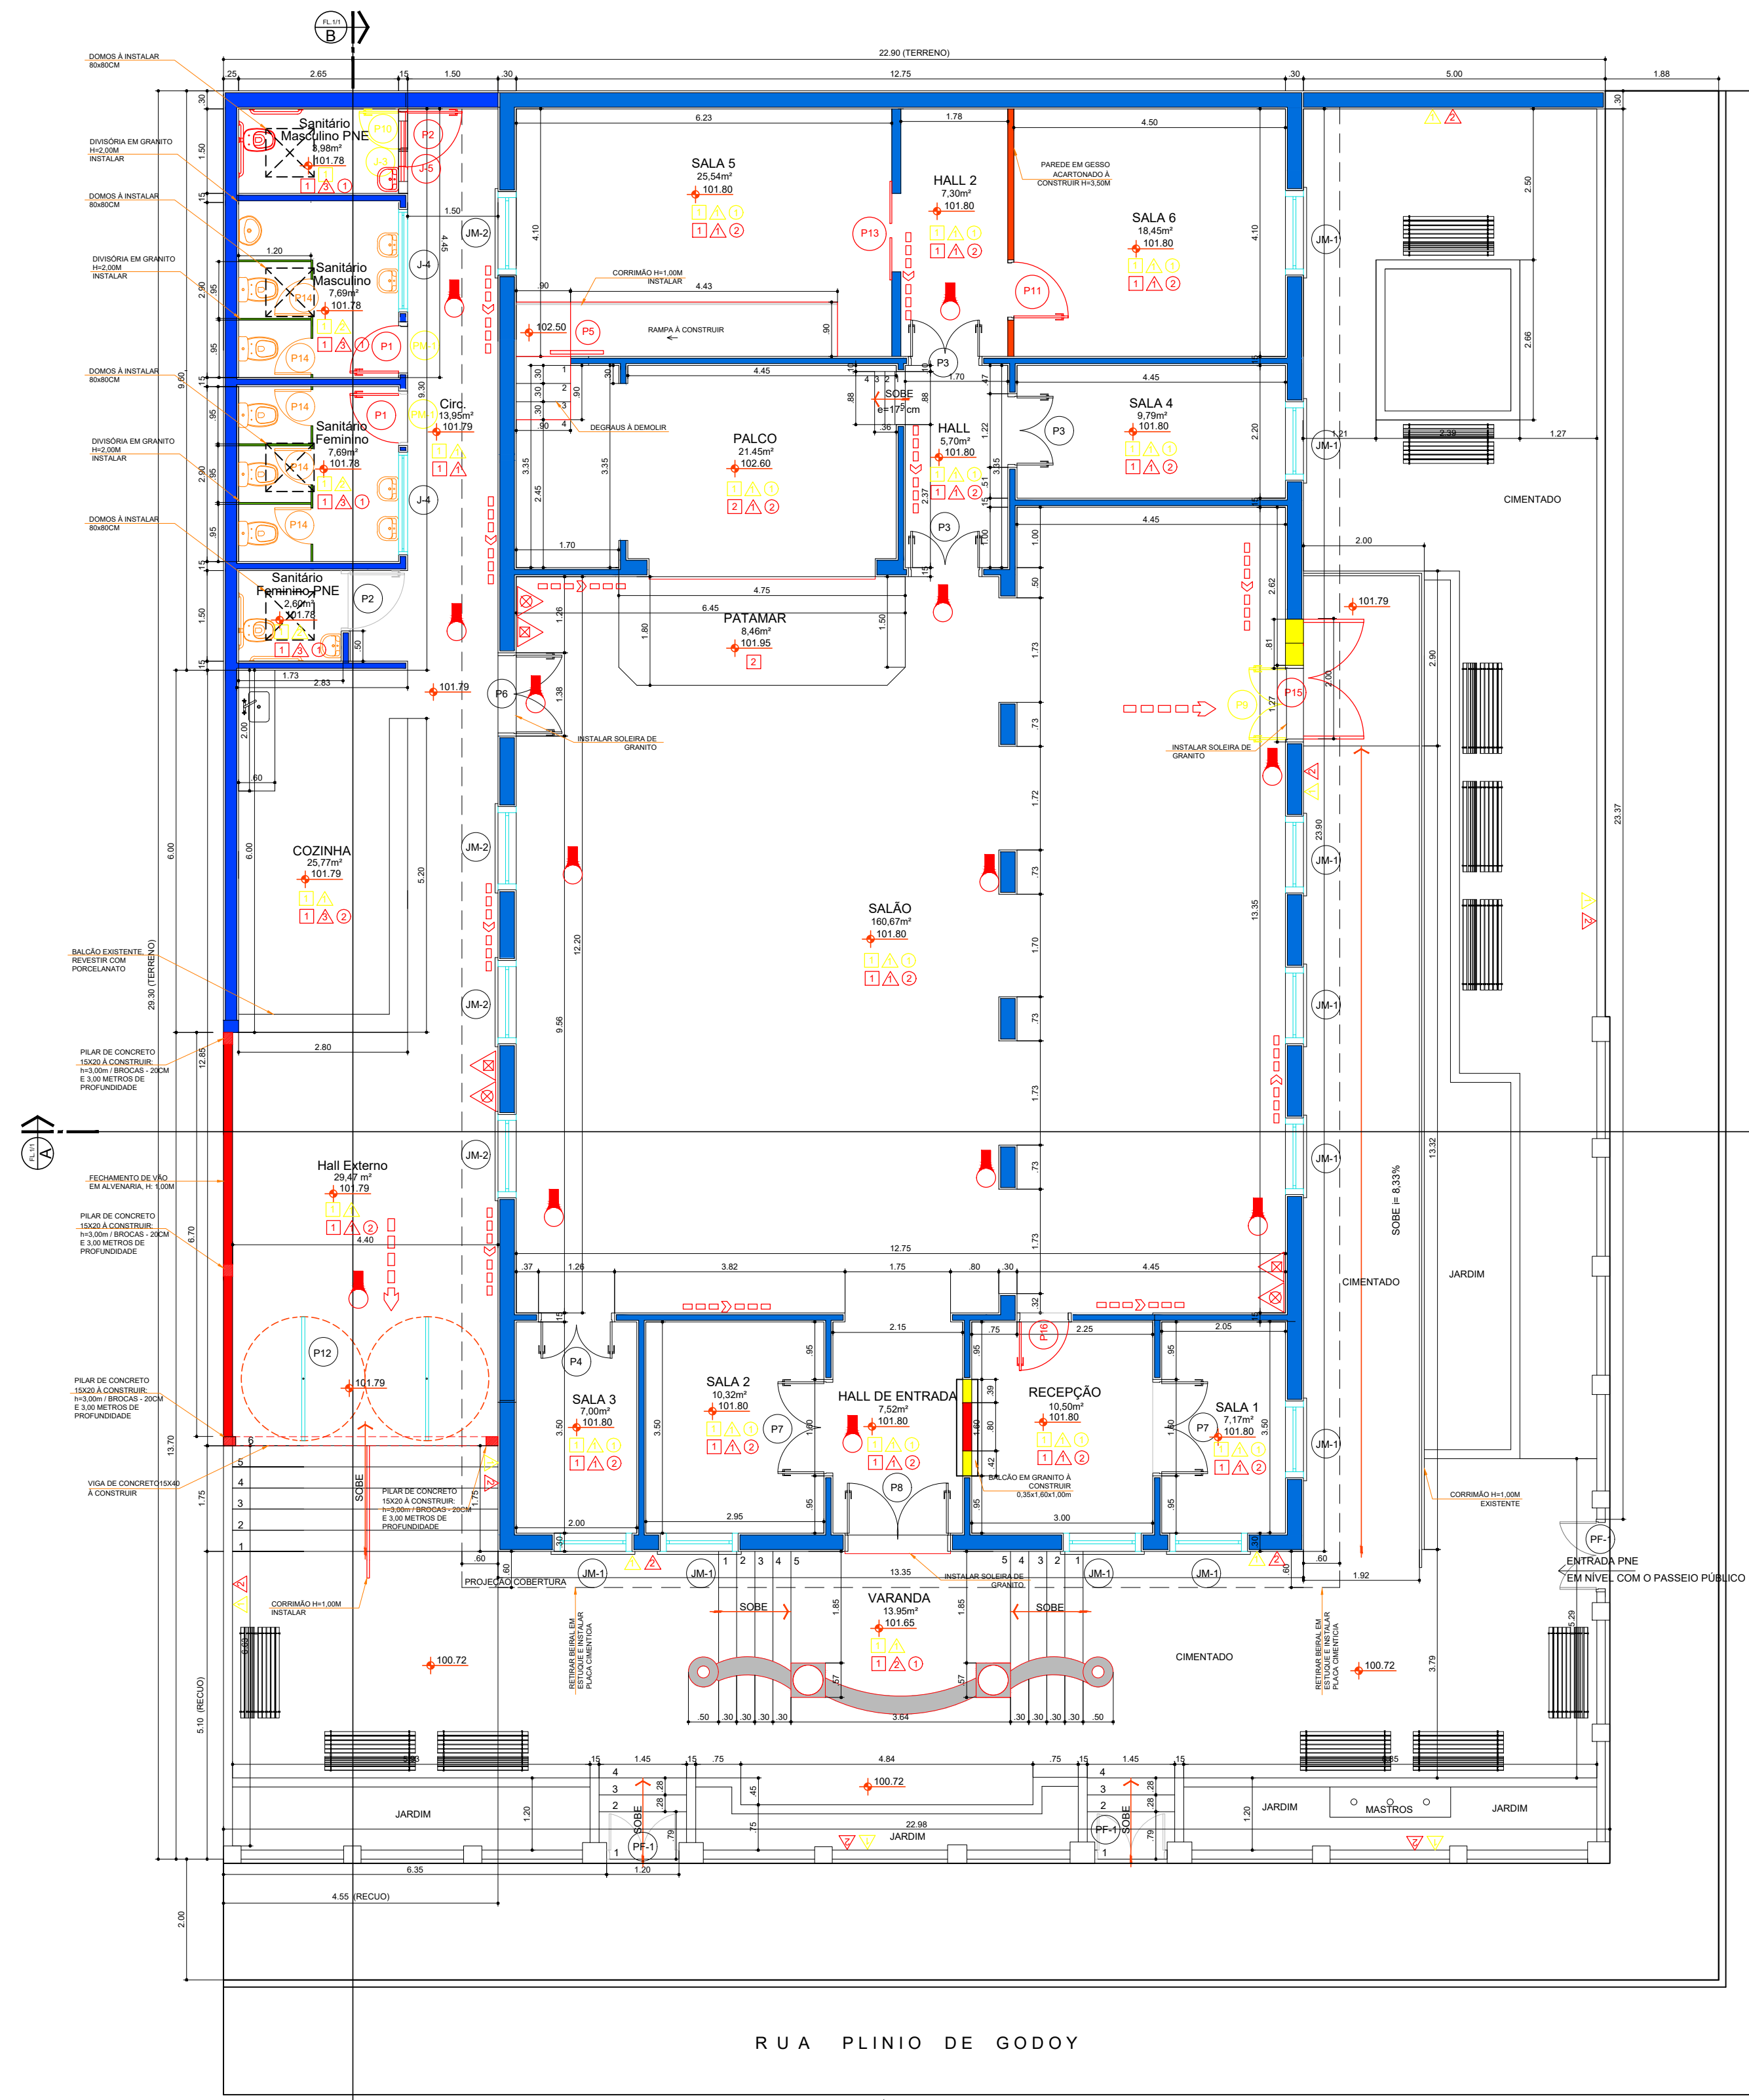



PLANTA BAIXA

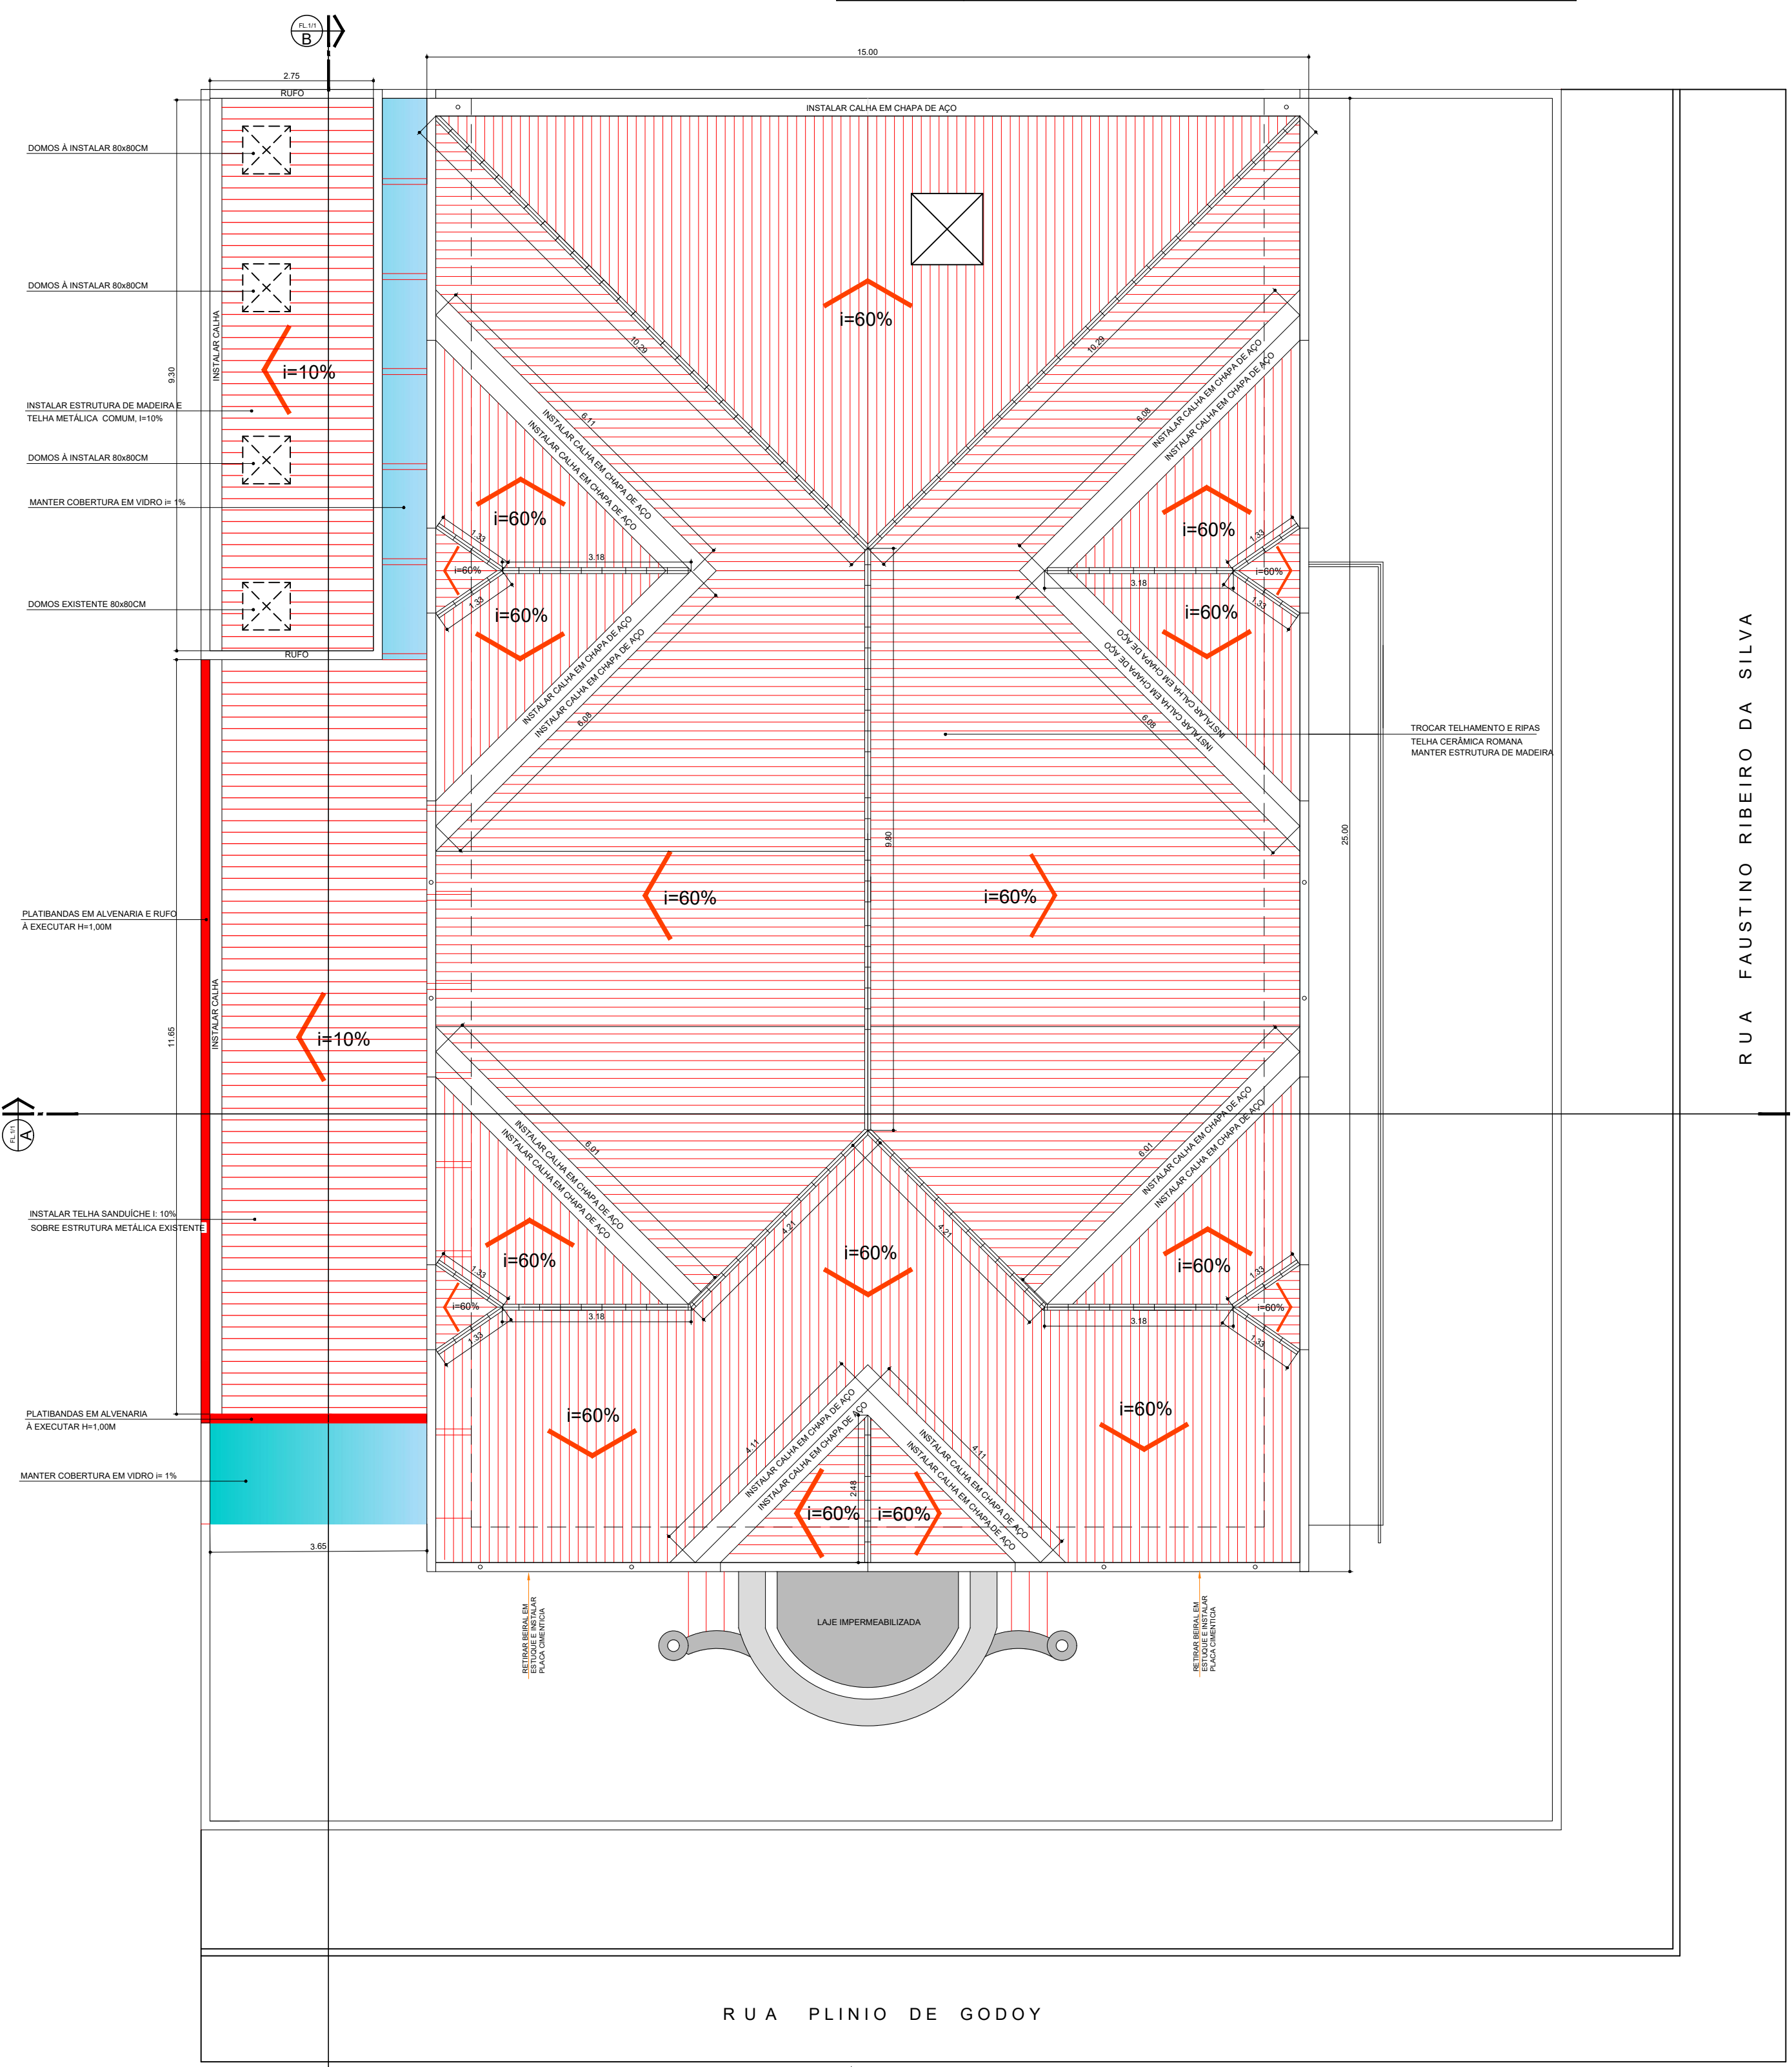

PLANTA DE COBERTURA

NOTAS:
A) EM VIRTUDE DA METRAGEM QUADRADA O PRÉDIO É ISENTO DE INSTALAÇÃO DE HIDRANTES CONFORME NORMATIVA DO CORPO DE BOMBEIROS

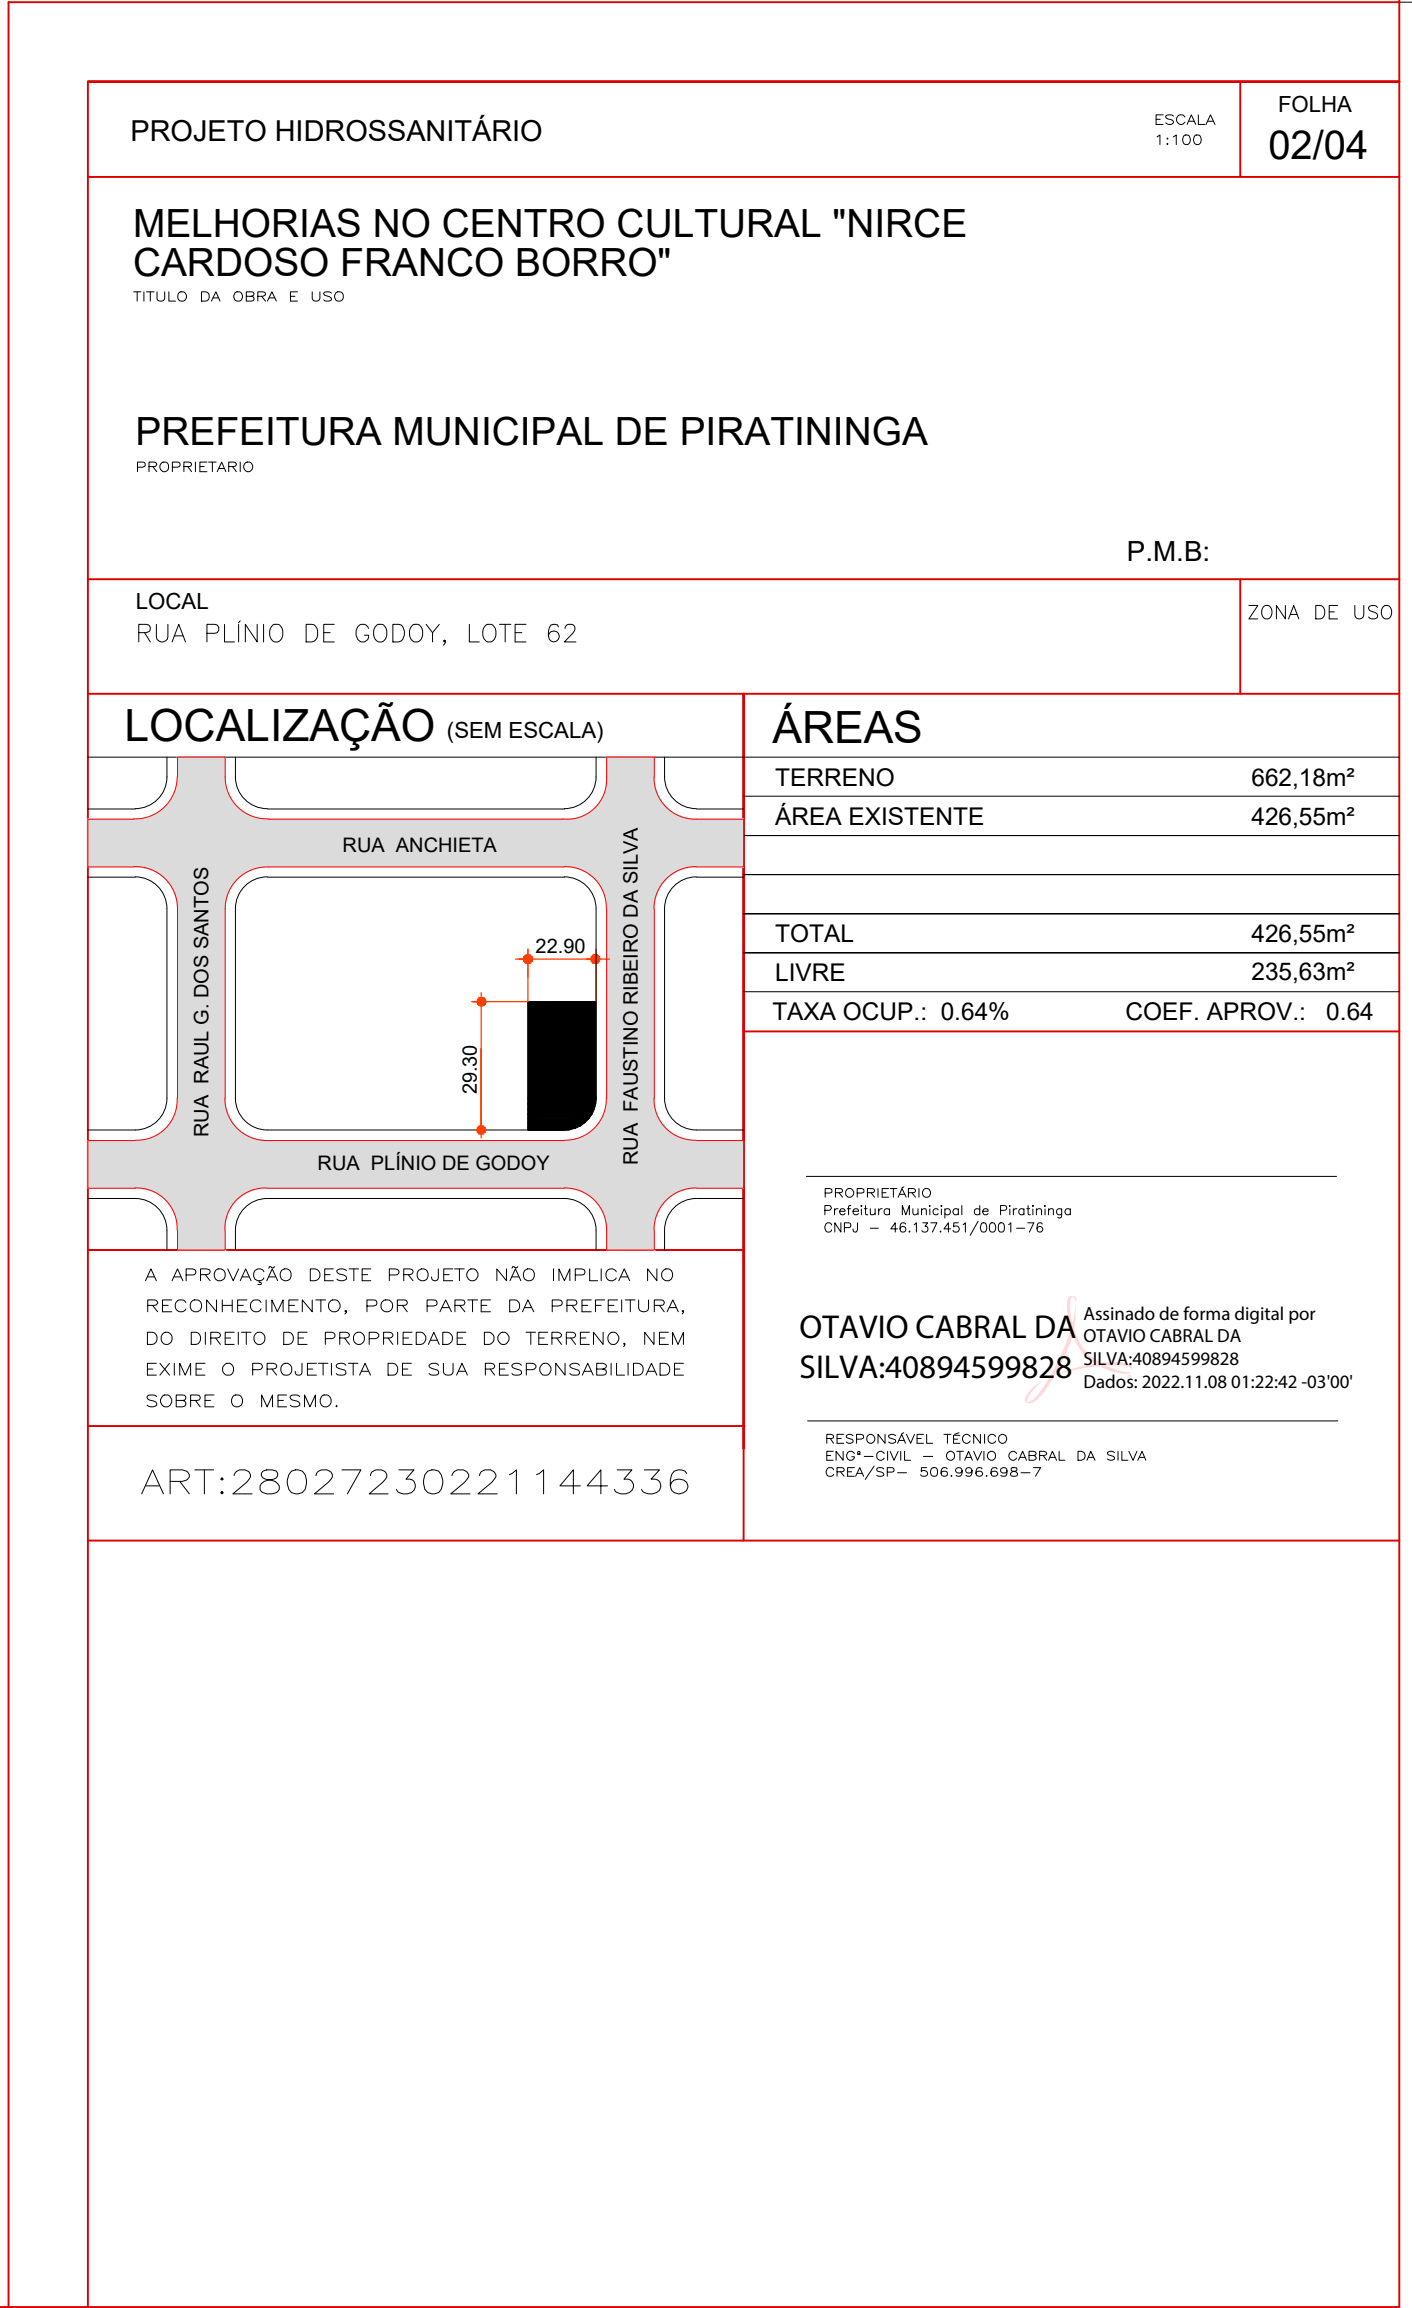

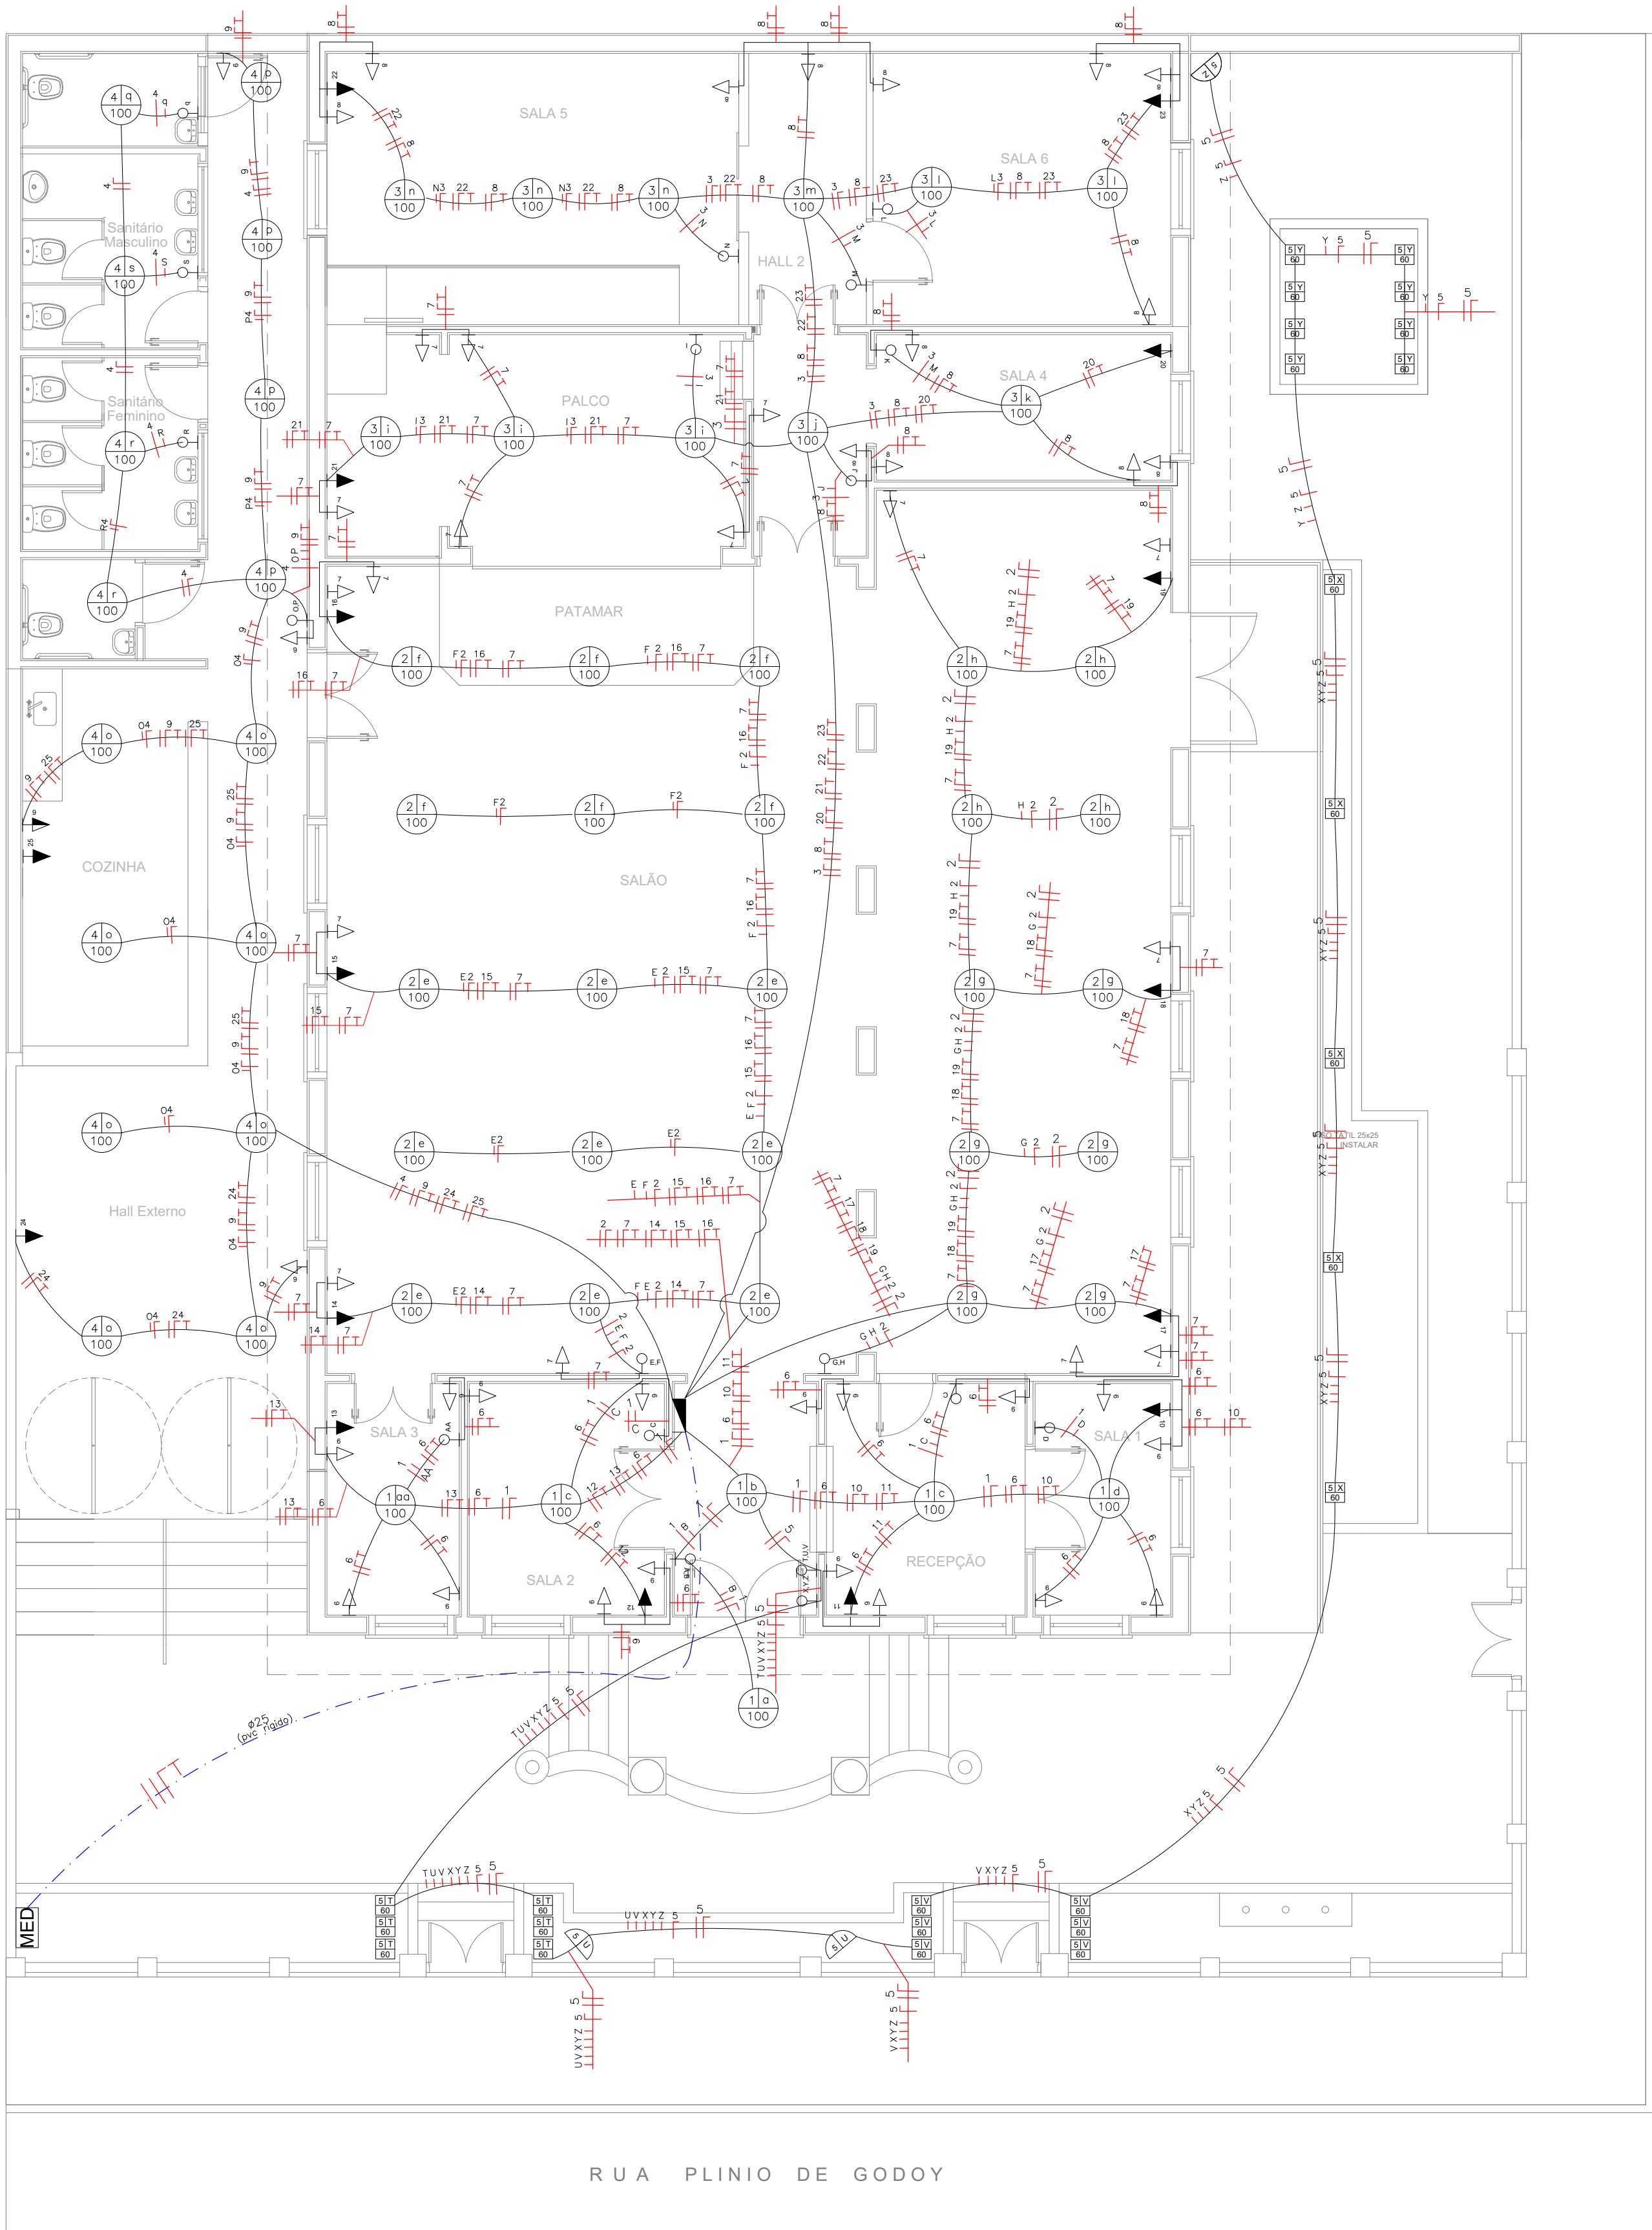

RUA FAUSTINO RIBEIRO DA SILVA

RUA PLÍNIO DE GODOY

QUADRO DE CARGAS (QDLF - 1)															
Circuito	Lâmpadas					Tomadas				Carga w	Disjuntor	DR	Tensão	Fiação	Descrição
	60w	100w	150w	200w	300w	100w	600w	1000w	5000w						
1	-	06	-	-	-	-	-	-	-	600	10A	-	220v	1,5	Iluminação
2	-	25	-	-	-	-	-	-	-	2500	15A	-	220v	1,5	Iluminação
3	-	11	-	-	-	-	-	-	-	1100	10A	-	220v	1,5	Iluminação
4	-	16	-	-	-	-	-	-	-	1600	15A	-	220v	1,5	Iluminação
5	25	03	-	-	-	-	-	-	-	1800	15A	-	220v	2,5	Iluminação
6	-	-	-	-	-	17	-	-	-	1700	10A	-	220v	2,5	Tomadas de uso geral
7	-	-	-	-	-	15	-	-	-	1500	10A	-	220v	2,5	Tomadas de uso geral
8	-	-	-	-	-	14	-	-	-	1400	16A	-	220v	2,5	Tomadas de uso geral
9	-	-	-	-	-	3	-	1	-	1300	15A	-	220v	2,5	Tomadas de uso geral
10	-	-	-	-	-	-	-	1	-	1000	15A	-	220v	4,0	Tomadas do Ar Condicionado
11	-	-	-	-	-	-	-	1	-	1000	15A	-	220v	4,0	Tomadas do Ar Condicionado
12	-	-	-	-	-	-	-	1	-	1000	15A	-	220v	4,0	Tomadas do Ar Condicionado
13	-	-	-	-	-	-	-	1	-	1000	15A	-	220v	4,0	Tomadas do Ar Condicionado
14	-	-	-	-	-	-	-	1	-	1000	15A	-	220v	4,0	Tomadas do Ar Condicionado
15	-	-	-	-	-	-	-	1	-	1000	15A	-	220v	4,0	Tomadas do Ar Condicionado
16	-	-	-	-	-	-	-	1	-	1000	15A	-	220v	4,0	Tomadas do Ar Condicionado
17	-	-	-	-	-	-	-	1	-	1000	15A	-	220v	4,0	Tomadas do Ar Condicionado
18	-	-	-	-	-	-	-	1	-	1000	15A	-	220v	4,0	Tomadas do Ar Condicionado
19	-	-	-	-	-	-	-	1	-	1000	15A	-	220v	4,0	Tomadas do Ar Condicionado
20	-	-	-	-	-	-	-	1	-	1000	15A	-	220v	4,0	Tomadas do Ar Condicionado
21	-	-	-	-	-	-	-	1	-	1000	15A	-	220v	4,0	Tomadas do Ar Condicionado
22	-	-	-	-	-	-	-	1	-	1000	15A	-	220v	4,0	Tomadas do Ar Condicionado
23	-	-	-	-	-	-	-	1	-	1000	15A	-	220v	4,0	Tomadas do Ar Condicionado
24	-	-	-	-	-	-	-	1	-	1000	15A	-	220v	4,0	Tomadas do Ar Condicionado
25	-	-	-	-	-	-	-	1	-	1000	15A	-	220v	4,0	Tomadas do Ar Condicionado
Reserva	-	-	-	-	-	-	-	-	-	-	-	-	-	-	Circuito reserva 1
Reserva	-	-	-	-	-	-	-	-	-	-	-	-	-	-	Circuito reserva 2
Reserva	-	-	-	-	-	-	-	-	-	-	-	-	-	-	Circuito reserva 3
TOTAL	25	61	-	-	-	49	-	17	-	29500	40A	-	220v	-	

	REFLETOR
	LUMINÁRIA DE PISO COM INDICAÇÃO DA POTÊNCIA, COMANDO E CIRCUITO.
	LUMINÁRIA COM INDICAÇÃO DA POTÊNCIA, COMANDO E CIRCUITO.
	INTERRUPTOR SIMPLES, COM INDICAÇÃO DO COMANDO.
	INTERRUPTOR PARALELO, COM INDICAÇÃO DO COMANDO.
	PONTO DE TOMADA BAIXO, COM INDICAÇÃO DO CIRCUITO E POTÊNCIA.
	PONTO DE TOMADA MÉDIO, COM INDICAÇÃO DO CIRCUITO E POTÊNCIA.
	PONTO DE TOMADA ALTO, COM INDICAÇÃO DO CIRCUITO E POTÊNCIA.
	CONDUTORES FASE E NEUTRO, COM INDICAÇÃO DO CIRCUITO.
	CONDUTORES FASE E NEUTRO, COM INDICAÇÃO DO CIRCUITO.
	CONDUTORES FASE E RETORNO, COM INDICAÇÃO DO CIRCUITO E RETORNO, PODENDO SER SIMPLES OU PARALELO.
	QUADRO DE DISTRIBUIÇÃO RESIDENCIAL.
	ELETRODUTO EMBUTIDO NO TETO.
	ELETRODUTO EMBUTIDO NA PAREDE.
	QUADRO DE MEDIÇÃO

PROJETO ELÉTRICO

ESCALA 1:100

FOLHA 03/04

MELHORIAS NO CENTRO CULTURAL "NIRCE CARDOSO FRANCO BORRO"

TÍTULO DA OBRA E USO

PREFEITURA MUNICIPAL DE PIRATININGA

PROPRIETÁRIO


P.M.B:

LOCAL

RUA PLÍNIO DE GODOY, LOTE 62

ZONA DE USO

LOCALIZAÇÃO (SEM ESCALA)

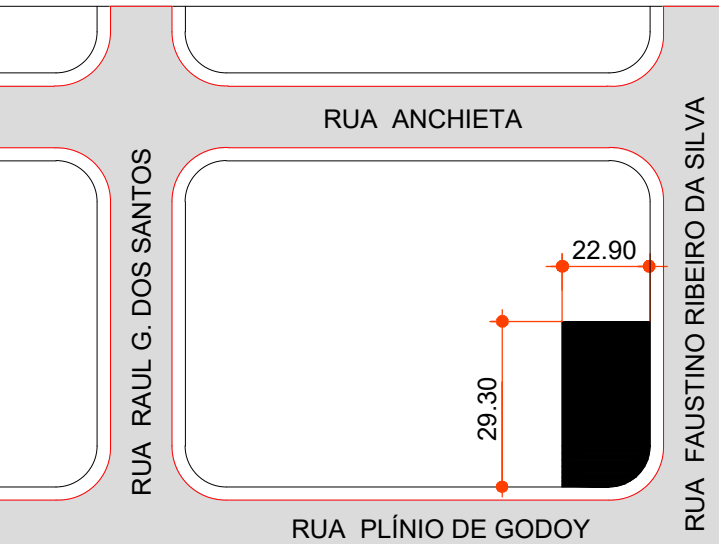

ÁREAS

TERRENO	662,18m²
ÁREA EXISTENTE	426,55m²

TOTAL	426,55m²
LIVRE	235,63m²
TAXA OCUP.: 0.64%	COEF. APROV.: 0.64

PROPRIETÁRIO
Prefeitura Municipal de Piratininga
CNPJ - 46.137.451/0001-76

OTAVIO CABRAL DA SILVA:40894599828

Assinado de forma digital por OTAVIO CABRAL DA SILVA:40894599828
Dados: 2022.11.08 01:23:12 -03'00'

RESPONSÁVEL TÉCNICO
ENGº-civil - OTAVIO CABRAL DA SILVA
CREA/SP- 506.996.698-7

ART:28027230221144336


NOTAS

REFERÊNCIAS:

A) ABNT NBR 9050:2020 - Acessibilidade a edificações, mobiliário, espaços e equipamentos urbanos


B) ABNT NBR - Acessibilidade — Sinalização tátil no piso — Diretrizes para elaboração de projetos e instalação

C) MANUAL DE ACESSIBILIDADE - Governo Federal

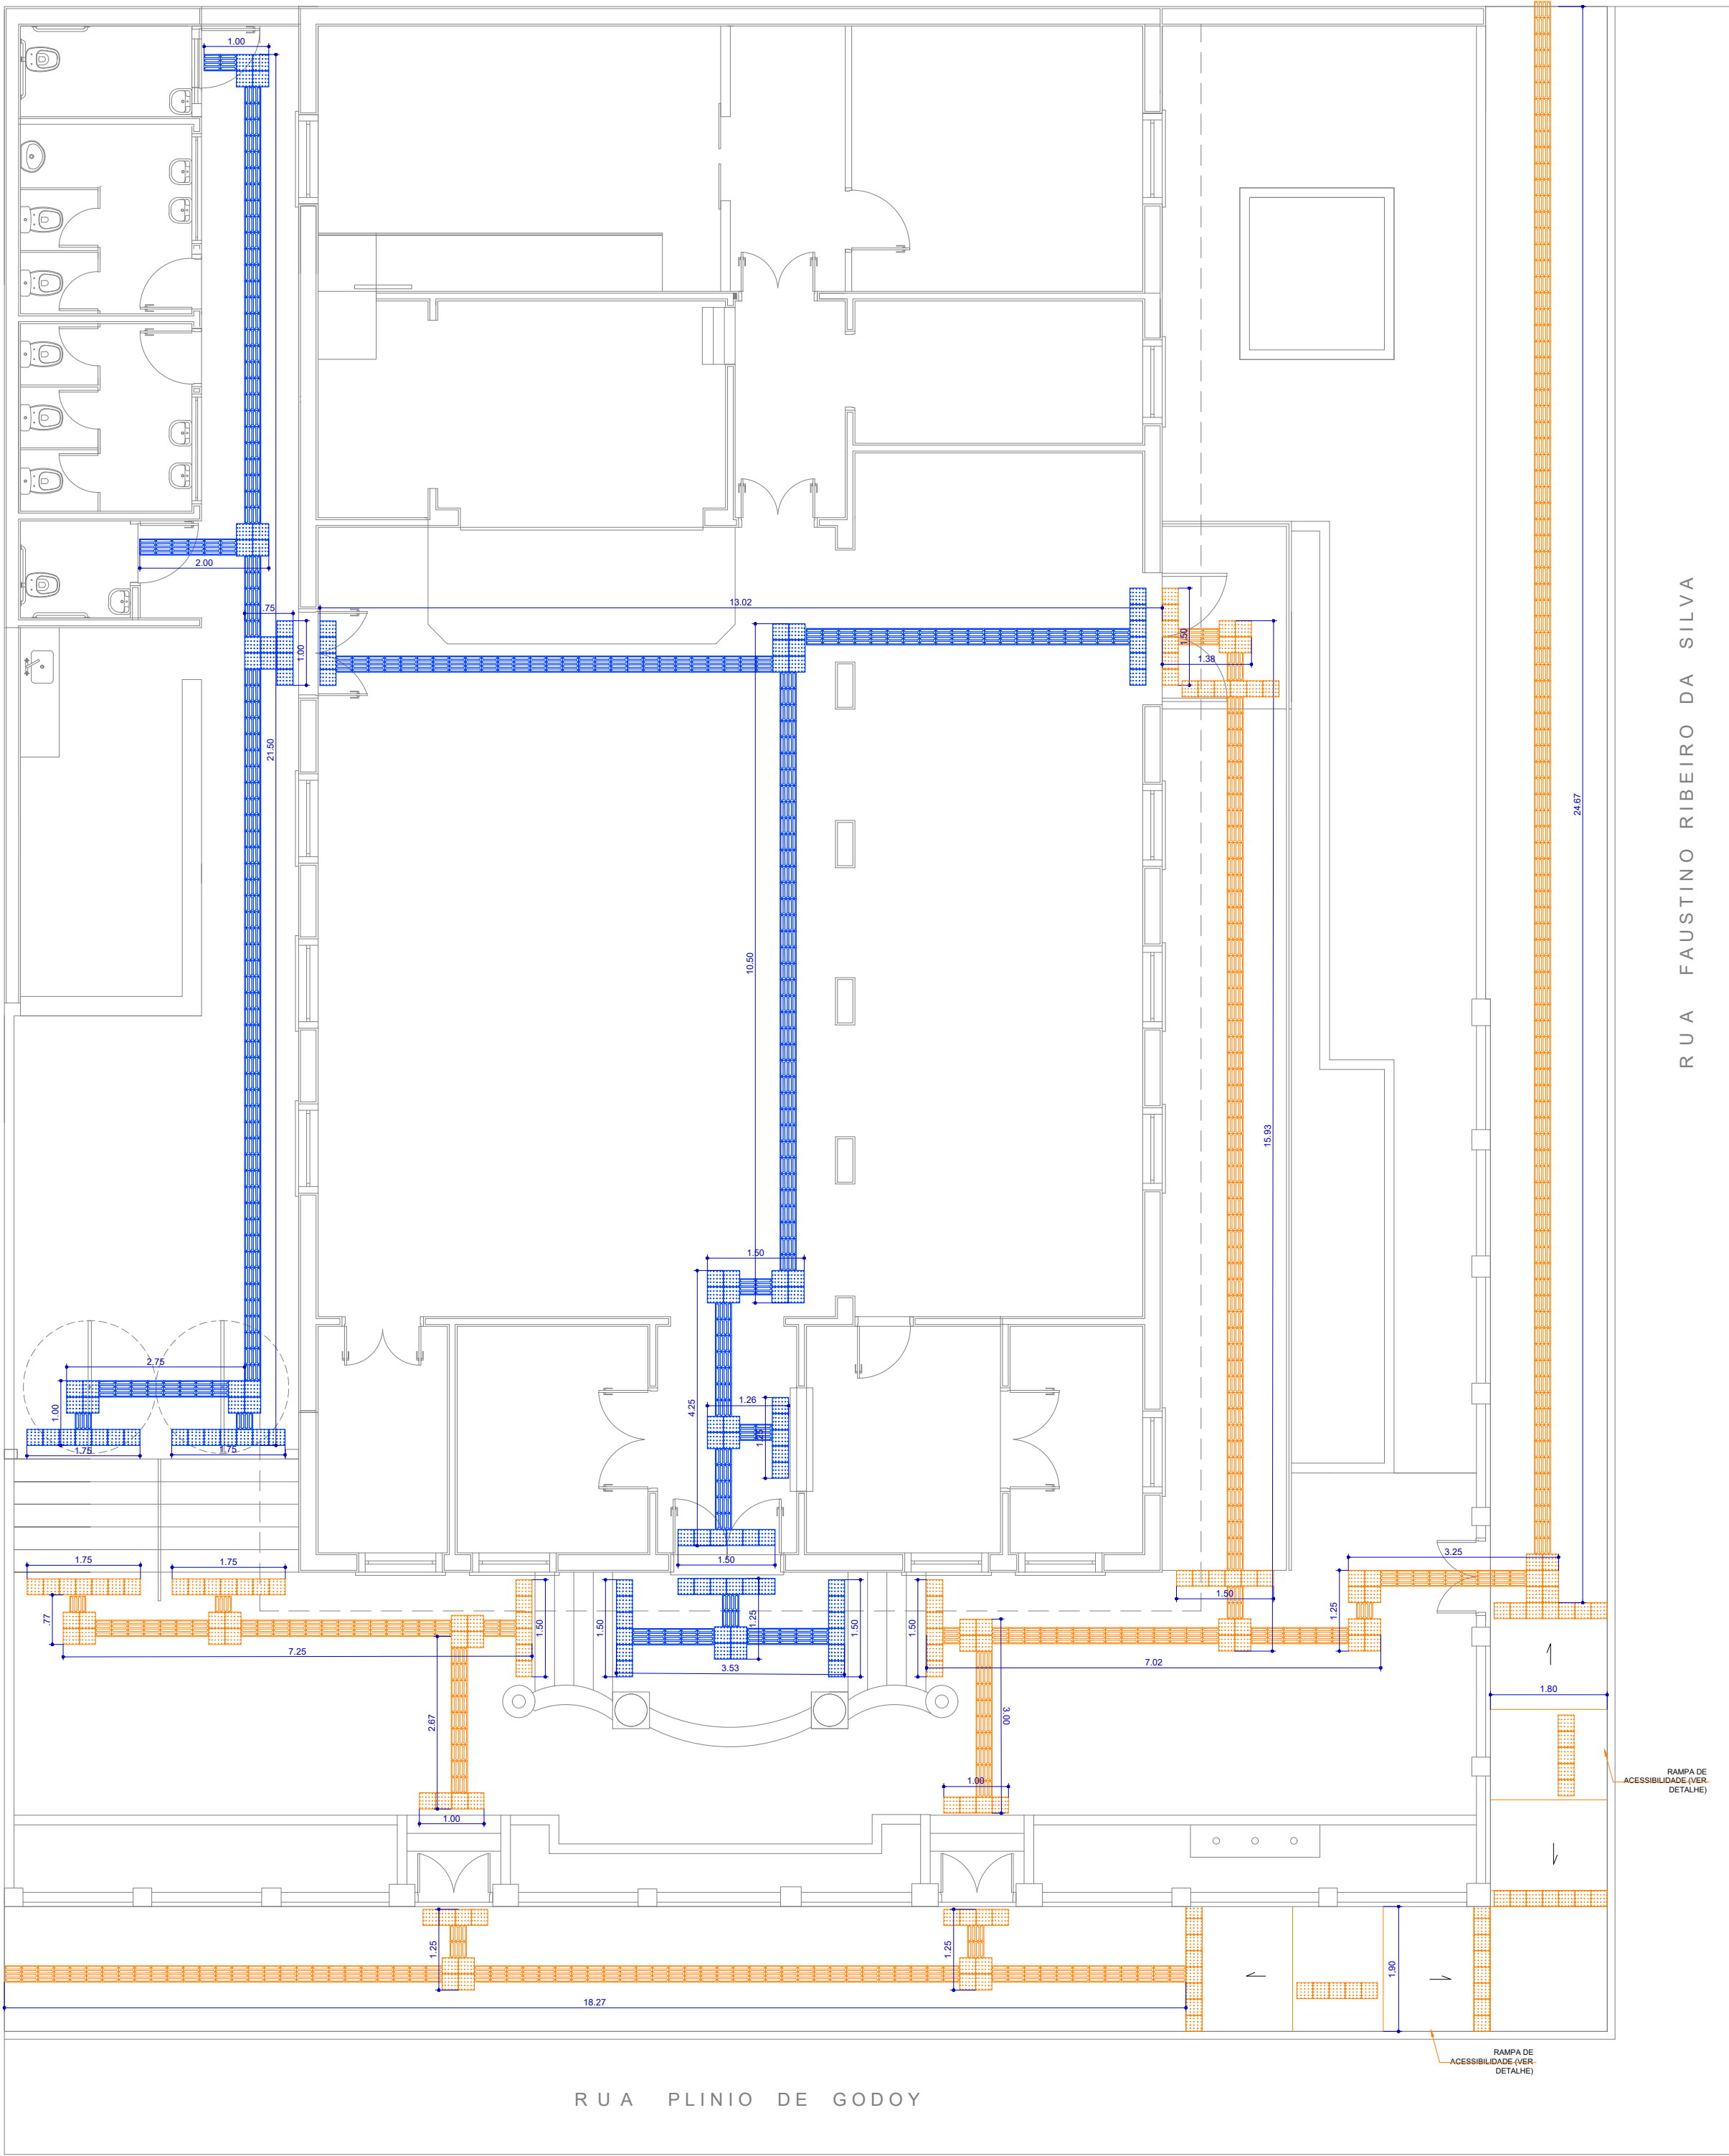

PLANTA DE ACESSIBILIDADE

ESCALA 1:100

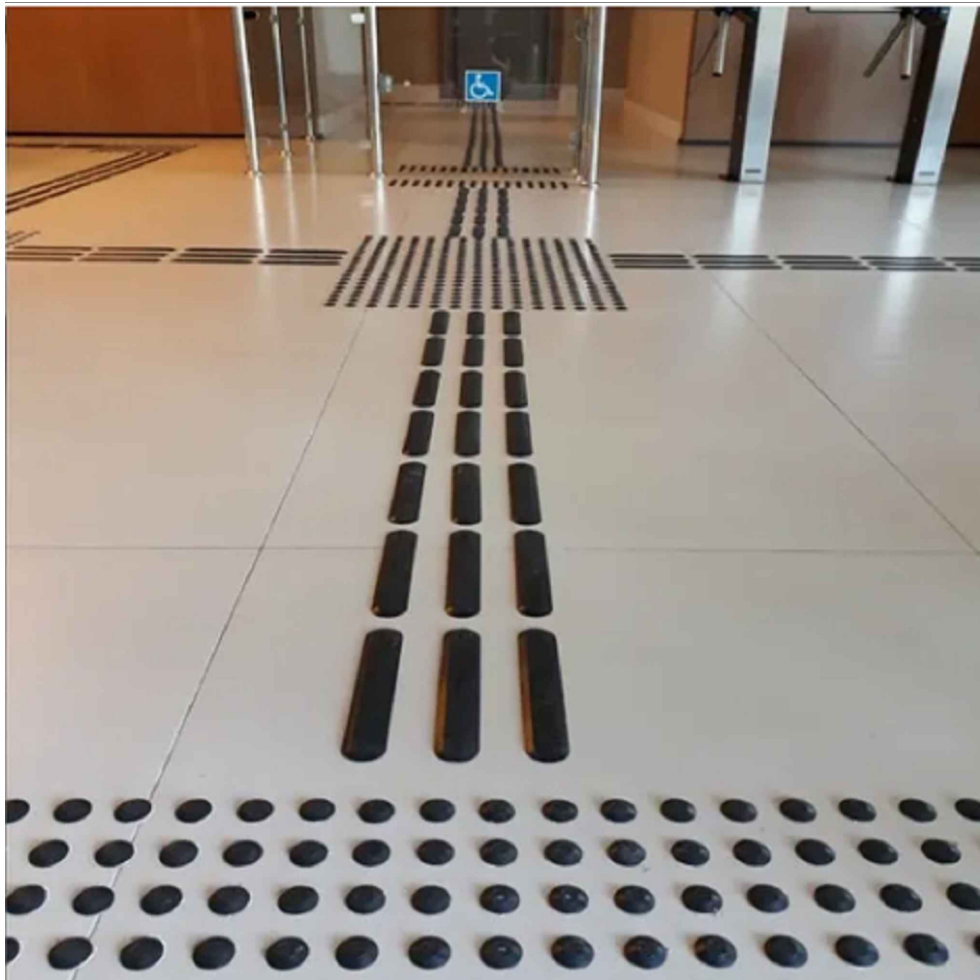


MODELO1 – PISO PODOTÁTIL INTERNO




MODELO2 – PISO PODOTÁTIL EXTERNO

LEGENDA

EXTERNO

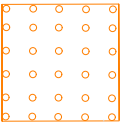


PISO TÁTIL DE ALERTA EM LADRILHO HIDRAULICO 25X25

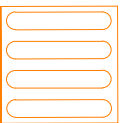


PISO TÁTIL DE DIREÇÃO EM LADRILHO HIDRAULICO 25X25

INTERNO

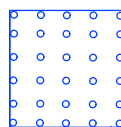


PISO TÁTIL DE ALERTA EM BORRACHA SINTÉTICA 25X25

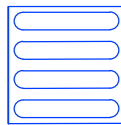

PISO TÁTIL DE DIREÇÃO EM BORRACHA SINTÉTICA 25X25

RAMPAS DE ACESSIBILIDADE

DETALHE- RAMPA

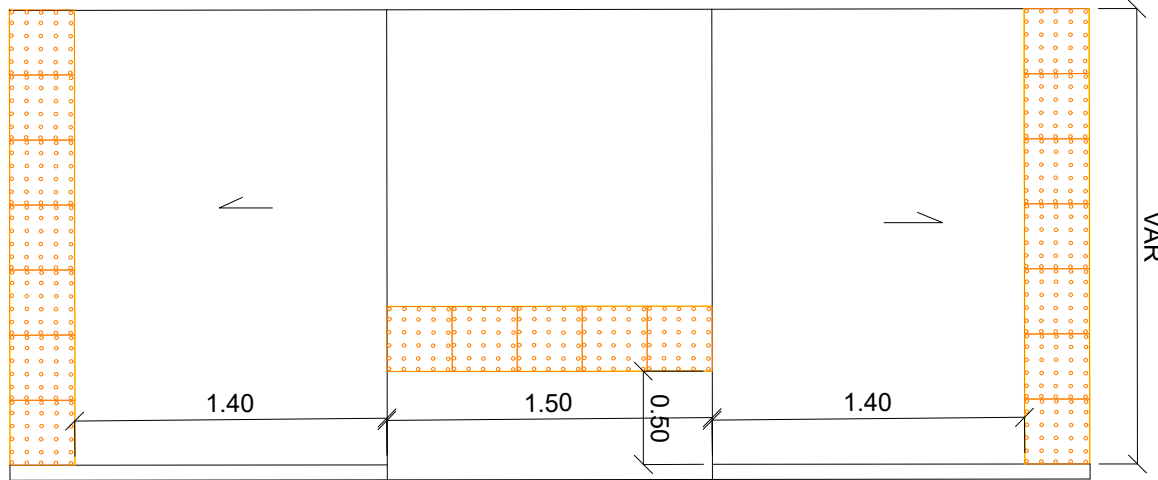

PLANTA BAIXA

ESCALA 1:40

PROJETO DE ACESSIBILIDADE

ESCALA

1:100

FOLHA

04/04

MELHORIAS NO CENTRO CULTURAL "NIRCE
CARDOSO FRANCO BORRO"

TÍTULO DA OBRA E USO

PREFEITURA MUNICIPAL DE PIRATININGA

PROPRIETÁRIO


P.M.B:

LOCAL

RUA PLÍNIO DE GODOY, LOTE 62

ZONA DE USO

LOCALIZAÇÃO (SEM ESCALA)

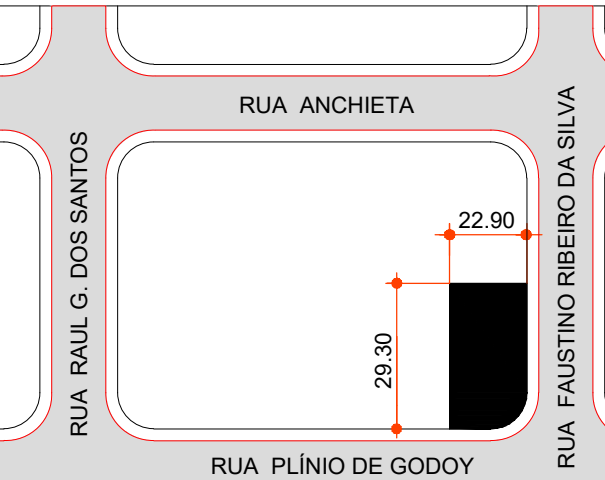

ÁREAS

TERRENO 662,18m²

ÁREA EXISTENTE 426,55m²

TOTAL 426,55m²

LIVRE 235,63m²

TAXA OCUP.: 0.64% COEF. APROV.: 0.64

PROPRIETÁRIO
Prefeitura Municipal de Piratininga
CNPJ - 46.137.451/0001-76

OTAVIO CABRAL
DA
SILVA:40894599828
Assinado de forma digital
por OTAVIO CABRAL DA
SILVA:40894599828
Dados: 2022.11.08 01:23:44
-03'00'

RESPONSÁVEL TÉCNICO
ENR-CIVIL - OTAVIO CABRAL DA SILVA
CREA/SP- 506.996.698-7

ART:28027230221144336